


LEGENDA DEI SIMBOLI

	VOI SIETE QUI		Estintore {P, CO2}		Idrante		Centrale di controllo		Int. Gen. Corrente		Allarme antincendio
	Punto di raduno		Cassetta Pronto soccorso		WC Servizi		Indicazione percorso		Uscita di emergenza all'esterno con maniglione antipanico		Uscita di emergenza all'esterno con maniglione antipanico
	Coperta antifiama										

TUTTA LA ZONA E' FORNITA DI RILEVATORI ANTIFUMO

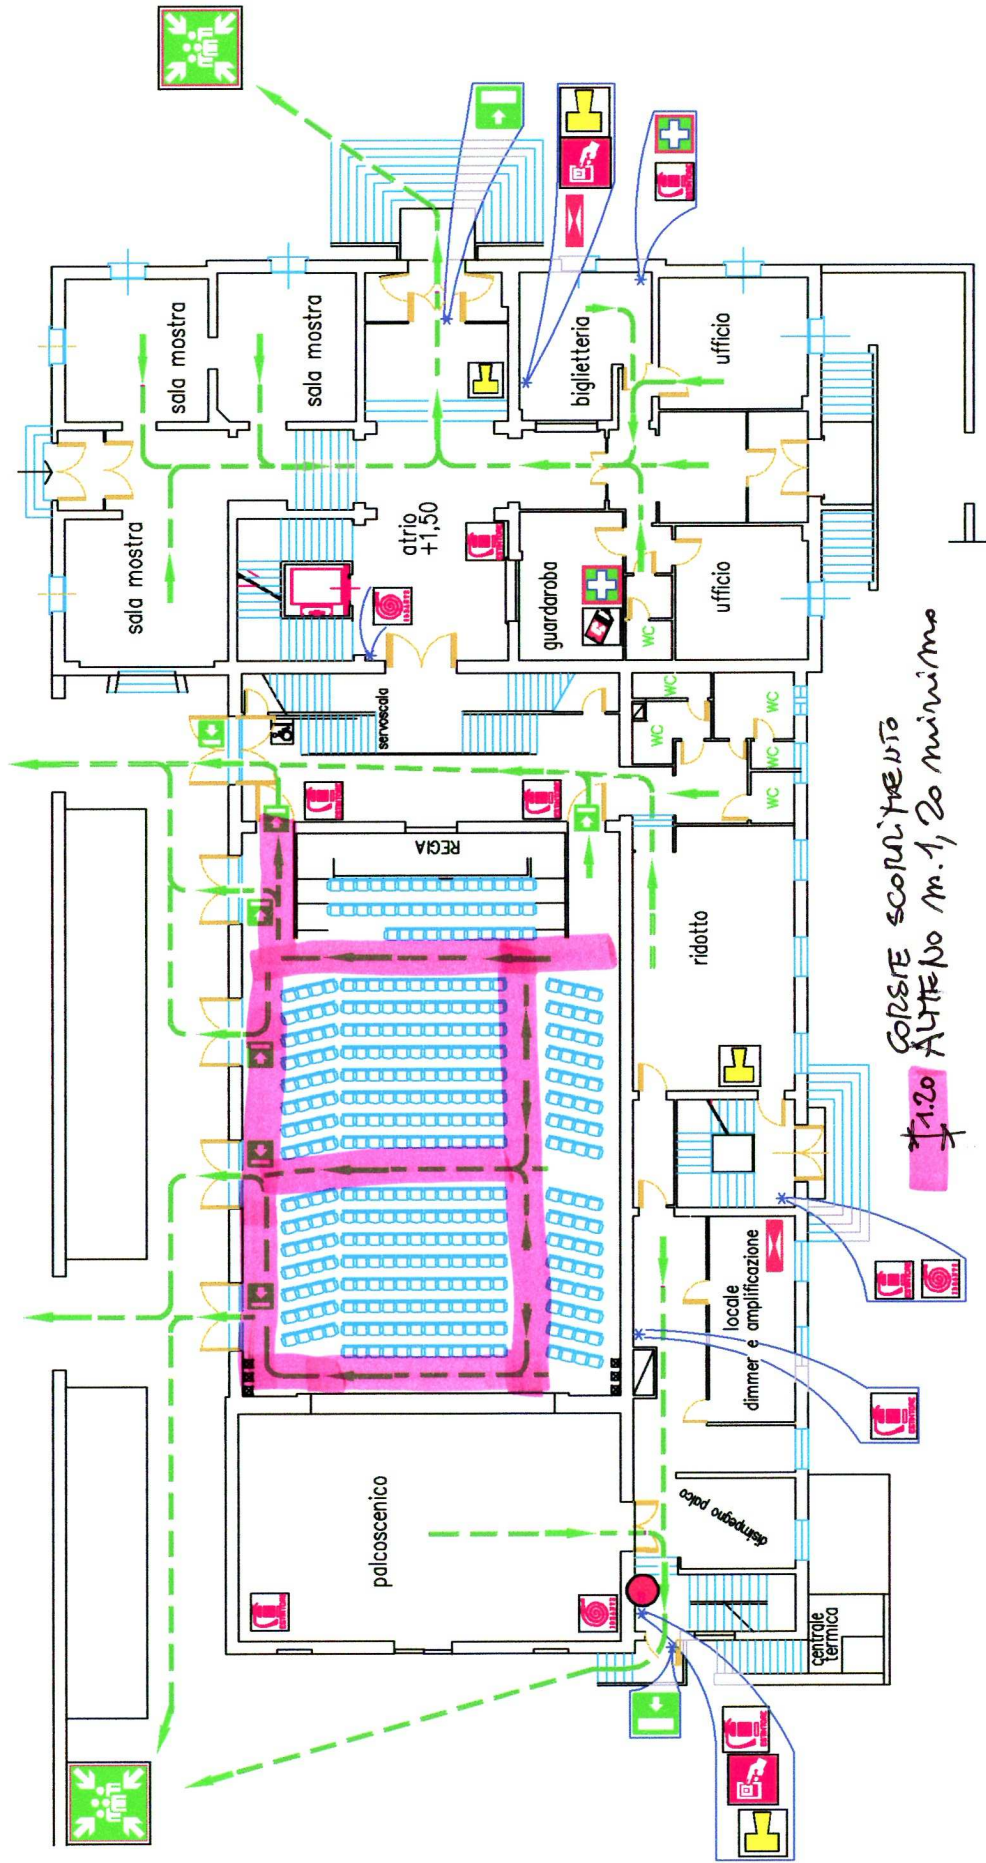

Scala 1 : 200
 0 2 4 6 8 10 metri
 1 3 5 7 9

PIANO DI EMERGENZA - VIE DI FUGA
 PIANO TERRA